
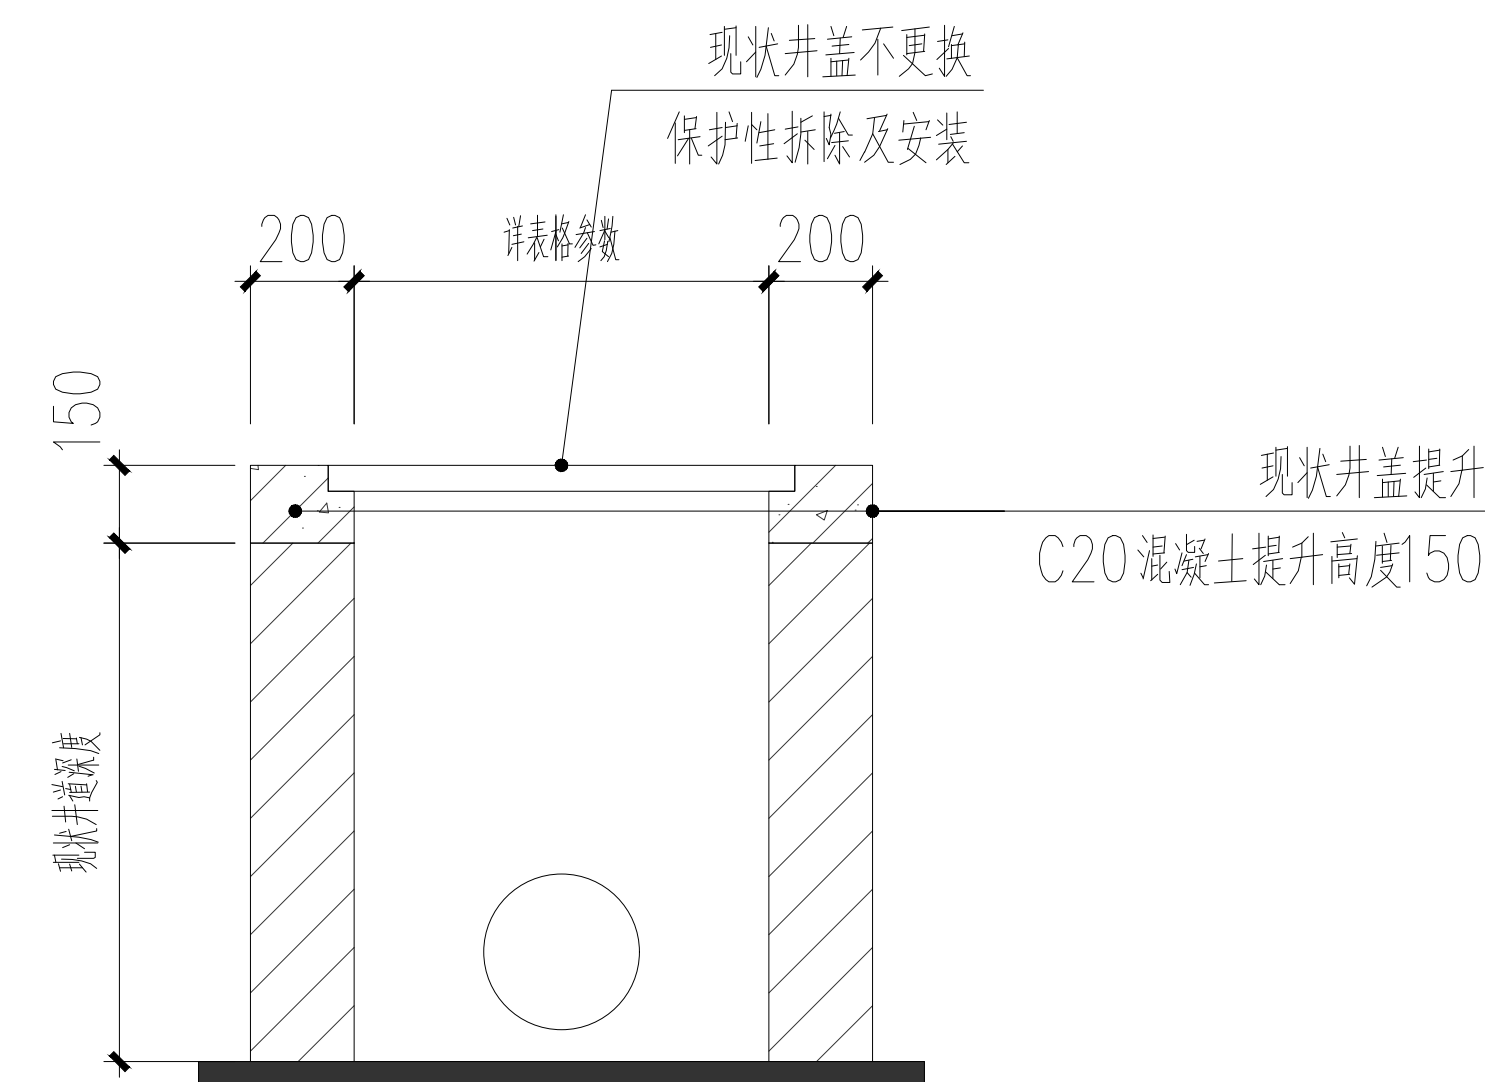


施工图

2026年3月

图纸版权属设计单位所有,未经许可,外人及外单位不得翻印复制作为其他工程之用。

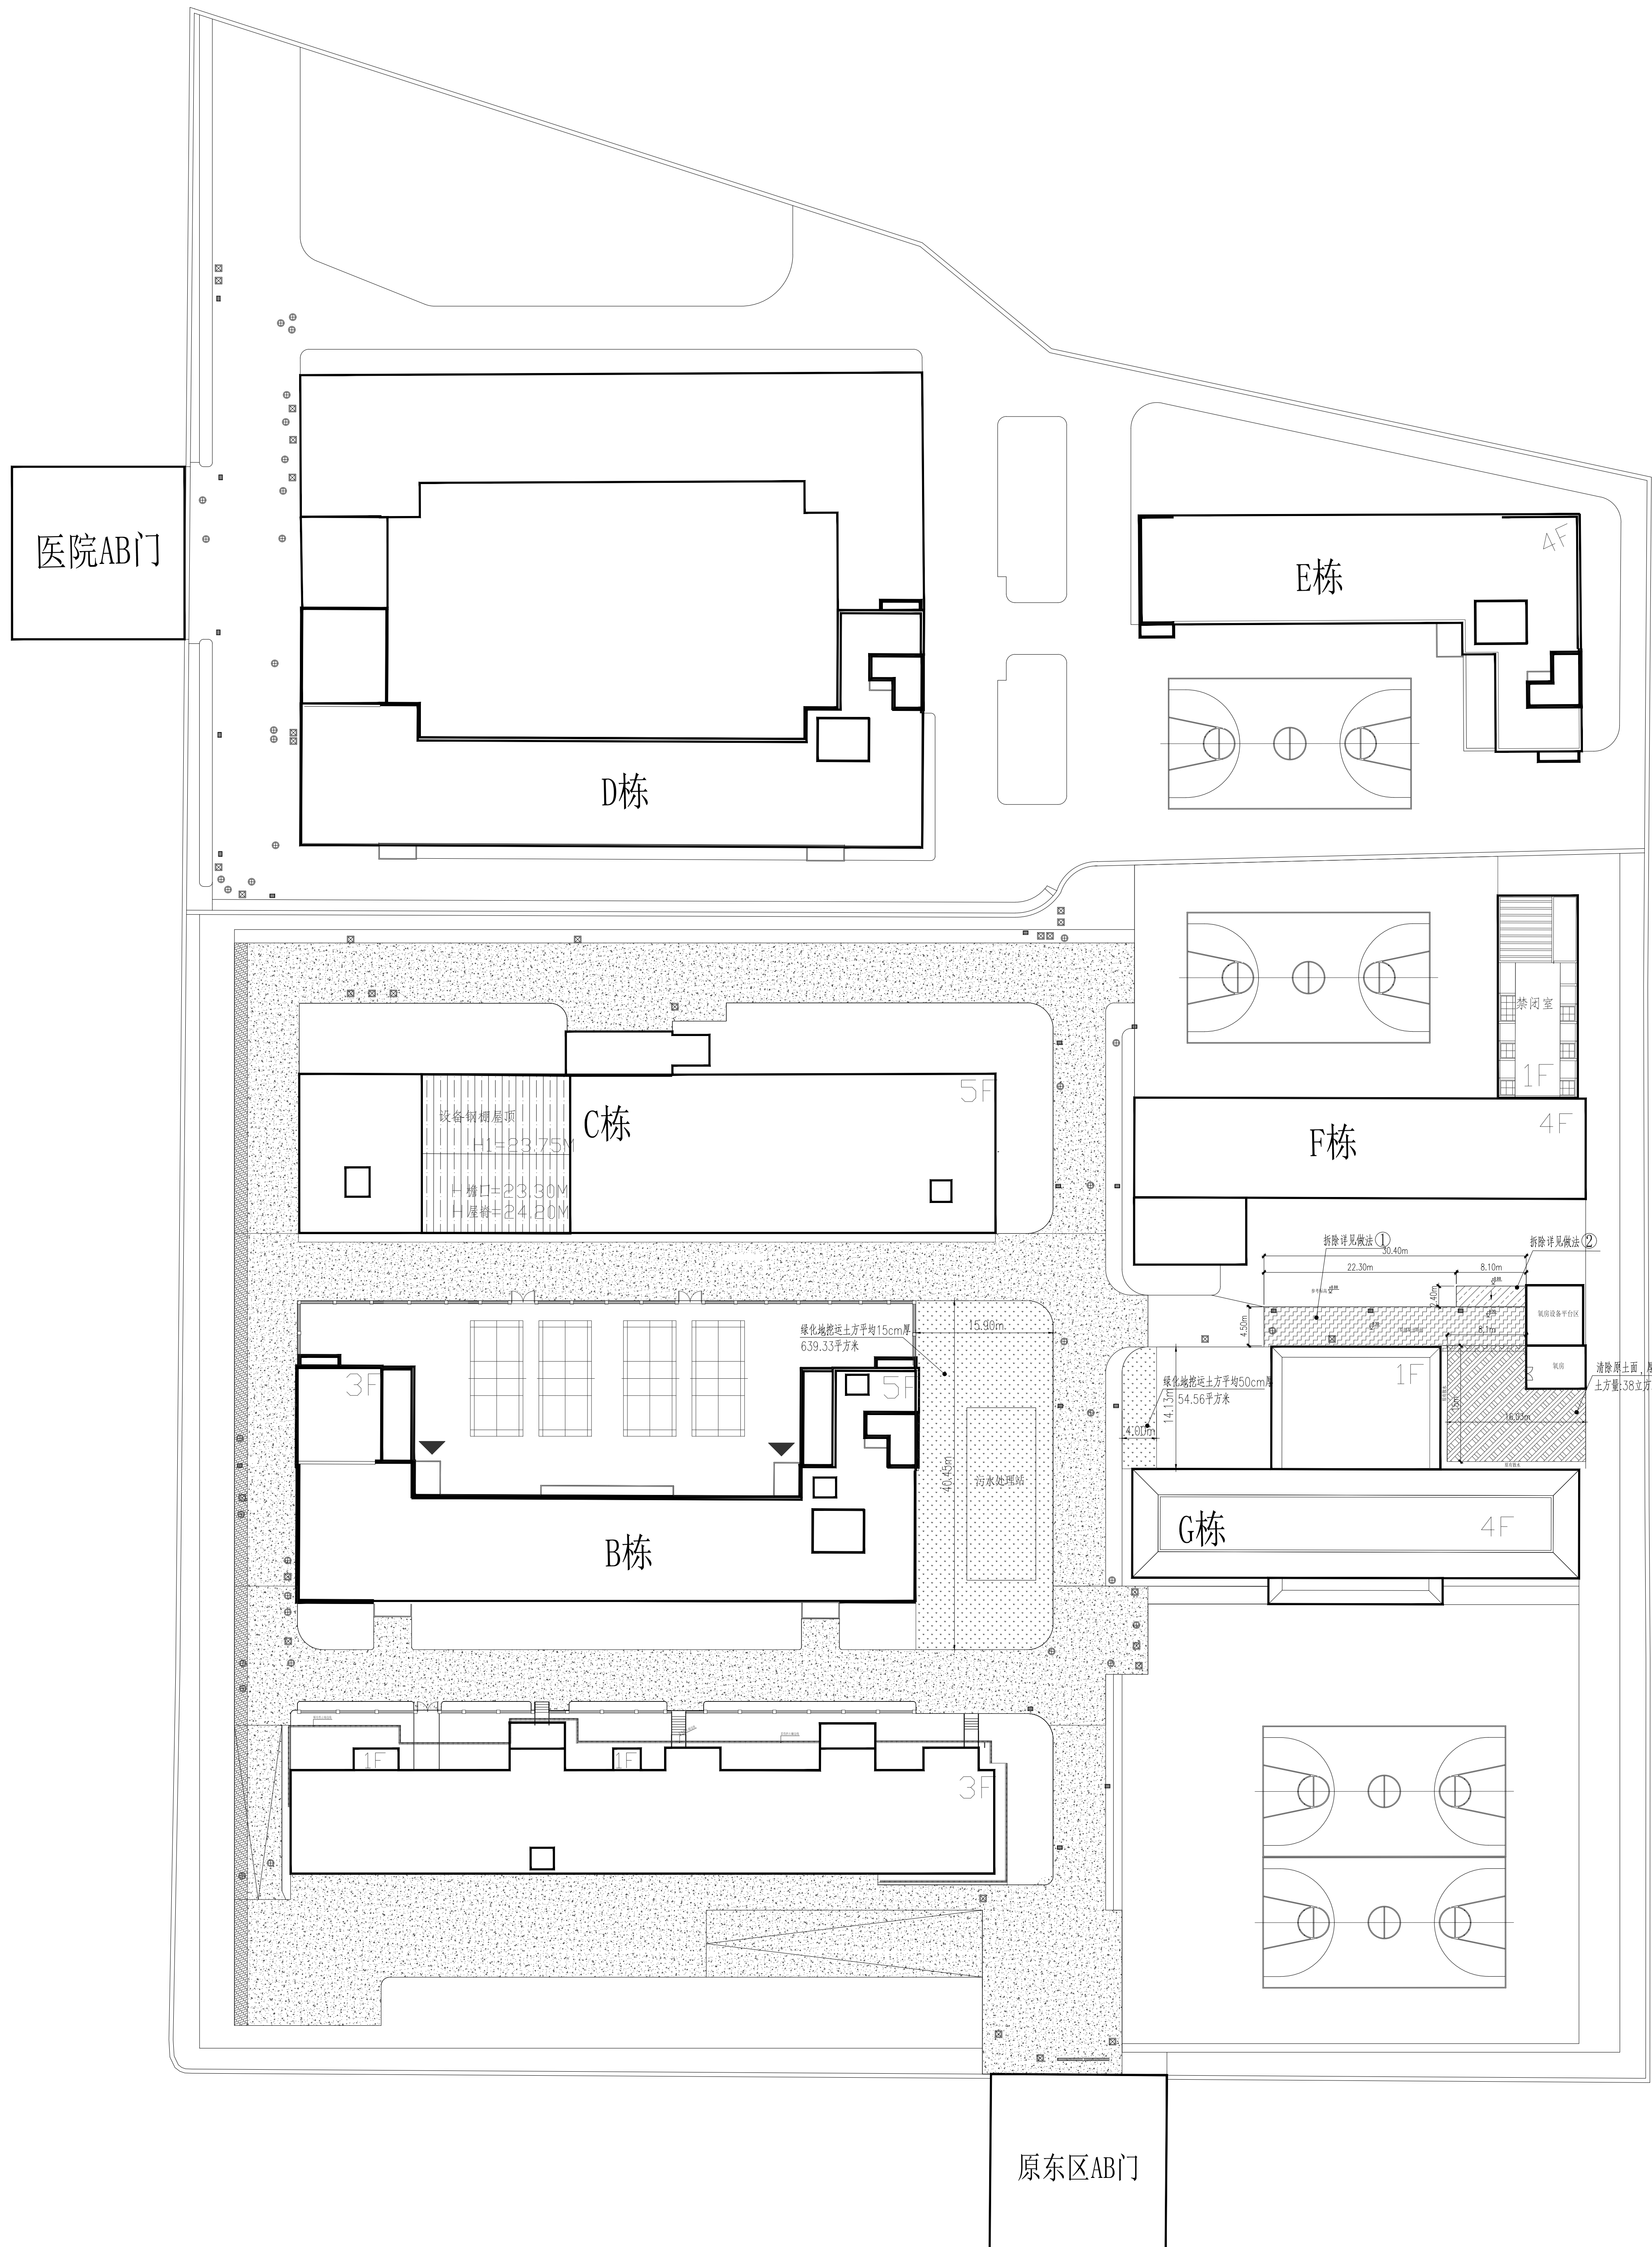

井盖提升大样图

井盖提升工程量表

路面井盖提升	数量	单位
圆700	30	个
圆850	6	个
圆600	10	个
方盖(800×800)	30	个
集水井650×400	20	个

普通混凝土路面技术要求

[illegible]

拆除改造图例说明

- | | |
|---|--|
|  | ① 将原来路面砼拆除，提高原有管井口，填高路面浇筑15cm厚C30砼路面至于F栋小院内地坪一致高度。 |
|  | ② 将原来斜面砼拆除，填高路面浇筑15cm厚C30砼路面至于F栋小院内地坪一致高度。 |
|  | ③ 新建气房门前地坪路面，浇筑15cm厚C30砼。 |

现状拆除平面图 1:350

注:

1. 图纸尺寸单位: m (米)
2. 施工过程中, 若与图纸尺寸有出入, 以实际情况为准。
3. 如有改动或图纸与现场不符, 请建设单位及时与设计单位沟通, 或进行变更图纸。
4. 施工过程中, 应及时勘探地下管线; 施工过程中应根据现场管线实际情况实施。
5. 施工过程中及施工中, 实施范围内影响线位的障碍物除按建设单位要求外, 均按施工单位予以清除或拆除。
6. 现状平面图中, 除隐蔽工程拆除外无法判断, 均以现场实际为准, 施工单位不得以图纸与现场不符行为增加任何形式的设计变更签证。

说明:

- 1、现状图中出特别注明外，室外场地改造后平面布置图“沥青铺设范围”应机械刨现状混凝土路面50mm
- 2、设计范围内，除特别注明外，室外井道均考虑提升，详大样图
- 3、设计范围内，除特别注明外，室外雨水井均清淤

说明

出图专用章

張相未大

施工图审查盖章

设计证书编号 A261150454
所有施工图蓝图须加盖本公司施工图用图章后为有效施工图



中顾建研设计集团有限公司
Zhonggu Jianyan Design Group Co., Ltd.

审定	崔延渊	
审核	刘金玲	
项目负责人	崔延渊	
专业负责	崔延渊	
校对	王畅游	
设计	李学祥	
制图	李学祥	
计算		

建设单位

项目名称	
------	--

子项名称	
------	--


姓名	
----	--

现状拆除平面图


设计号	ZGJY (GZ) 2006-01-001	阶段	施工图
-----	-----------------------	----	-----

比例	详图纸	专业	道路
----	-----	----	----

日期	2008年1月	图号	DL-01
----	---------	----	-------

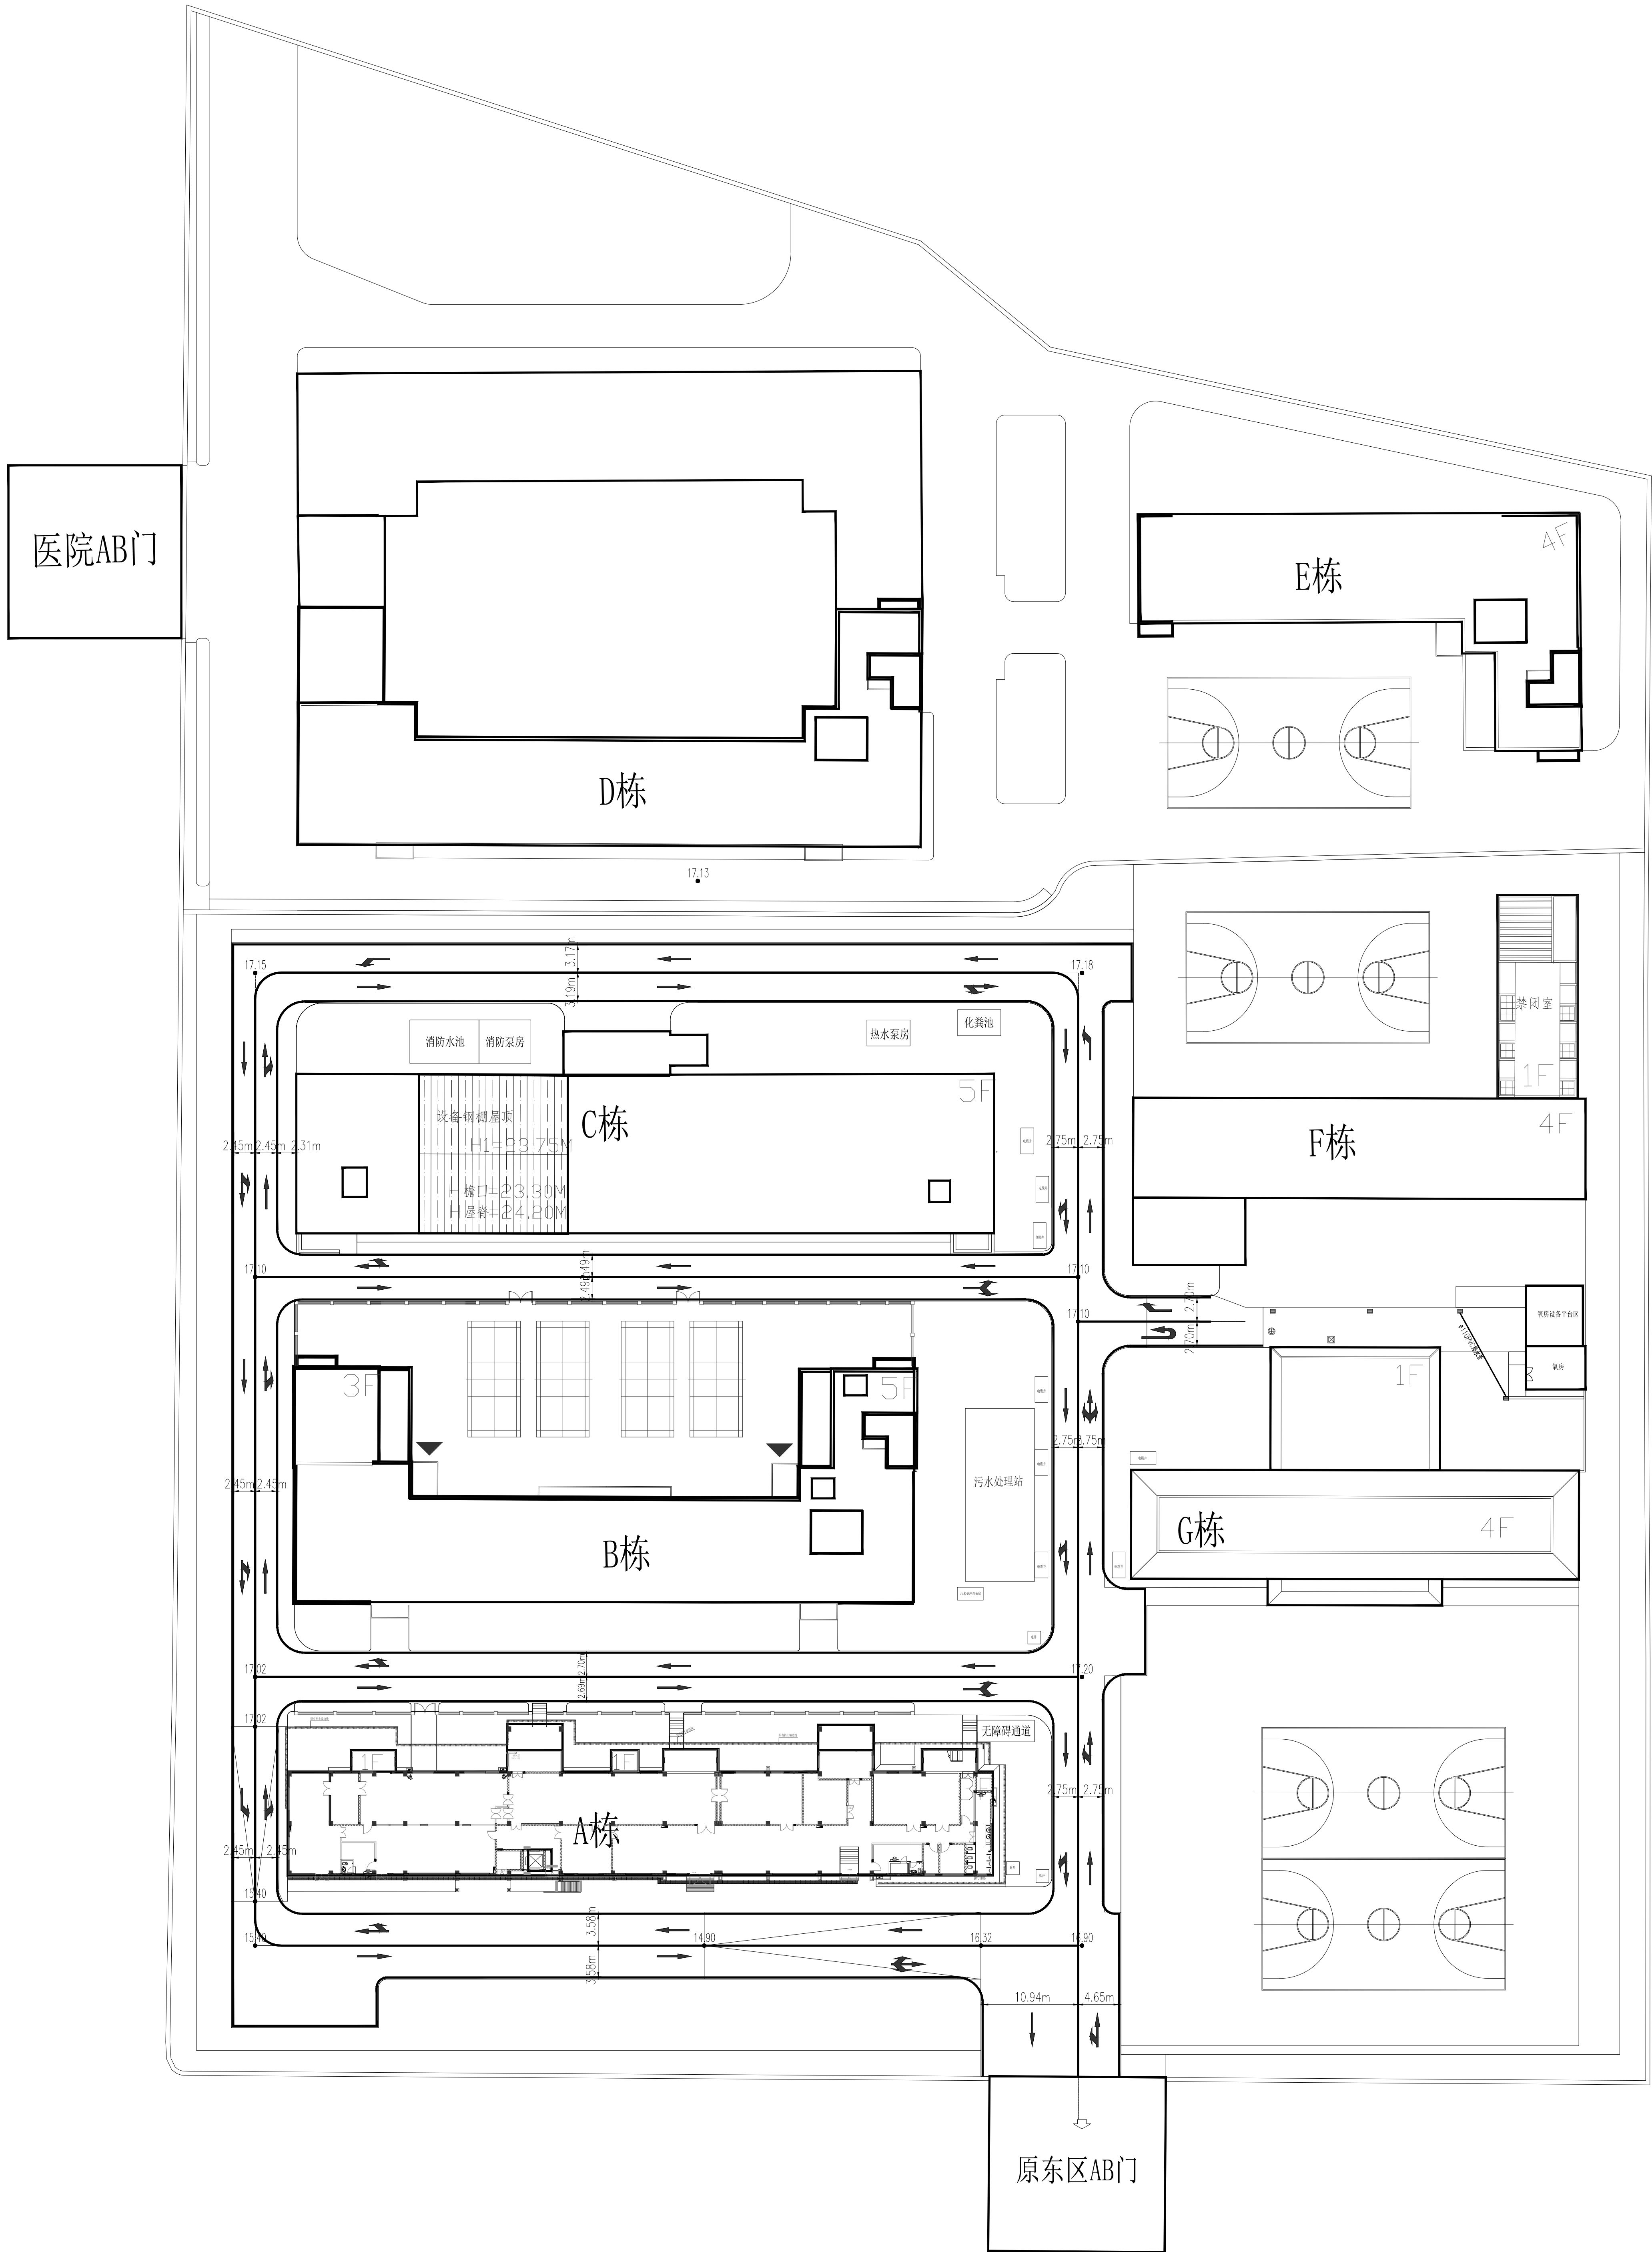

图例说明

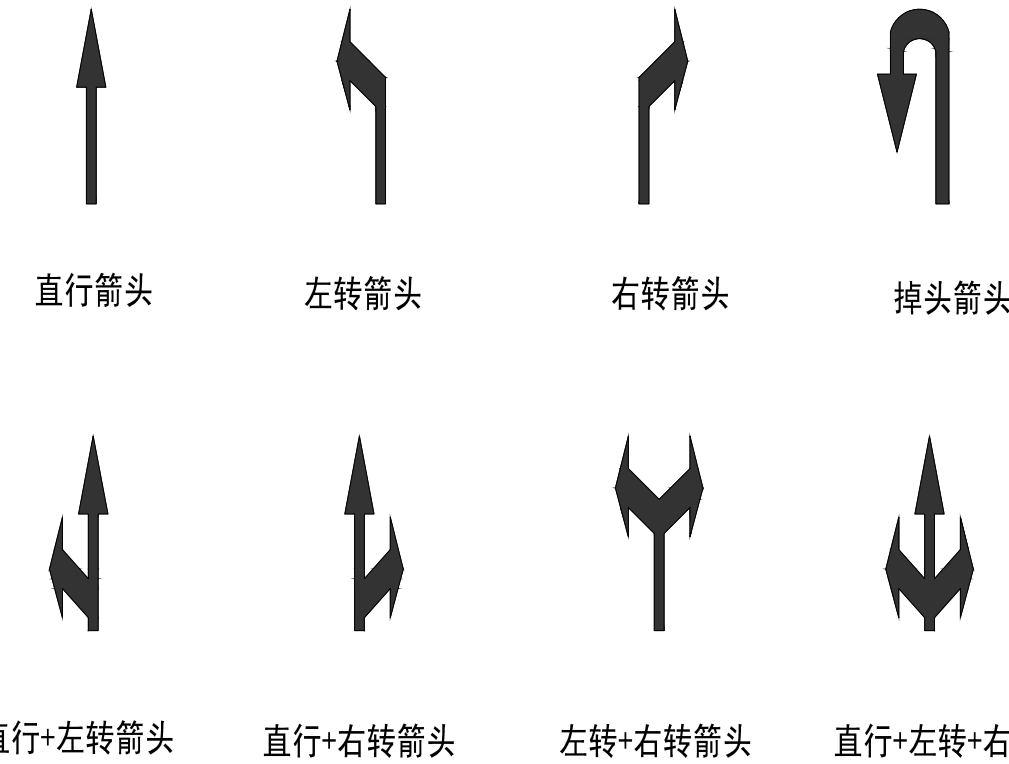

实线边线 (距离道路边线200、或详平面标注)
虚线中线 (段2000、空4000、边线中心或详平面标注)

采用200宽白色热熔反光涂料。

室外场地改造后道路划线平面布置图 1:350

注:
1、图纸尺寸单位: m (米)
2、施工过程中, 若与图纸尺寸有出入, 以实际情况为准。
3、如有改动或图纸与现场不符, 请建设方及时与设计单位沟通, 或进行变更图纸。
4、施工过程中, 应及时勘察地下管线, 施工过程中应根据现场管线实际情况实施。
5、施工过程中及施工中, 实施范围内影响施工的障碍物除建设单位要求外, 均有施工单位予以清除或拆除。
6、现状平面图中, 隐蔽工程拆除内容无法判断, 均以现场实际为准, 施工单位不得以图纸以现场实际不符为由增加任何形式的设计变更及签证。

出图专用章

注册盖章

施工图审查盖章

设计证书编号: A261150454
所有施工图盖章必须加盖本公司施工专用章后方可有效施工图

中顾建研设计集团有限公司 Zhonggu Jianyan Design Group Co., Ltd.	
审定	崔延洲
审核	刘金玲
项目负责	崔延洲
专业负责	崔延洲
校对	王畅游
设计	李学祥
制图	李学祥
计算	

建设单位 广东省监狱中心医院	
项目名称 广东省监狱中心医院监管区主道路修缮工程	
子项名称	
图 名 室外场地改造后道路划线平面布置图	
设计号 [JGJ/GZ/2024-01-001] 阶段 施工图	
比例 1:350	专业 道路
日期 2024年1月	图号 JZ-01



注：

- 1、图框尺寸单位：m（米）
- 2、如施工过程中，若与图框尺寸有出入，以实际情况为准。
- 3、如有改动或图框与现场不符，请建设方及时与设计单位沟通，或进行变更图框。
- 4、如有改动或图框与现场不符，施工过程中应根据现场实际情况实施。
- 5、施工过程中及施工后，实施范围内影响施工的信号桥路建设单位要求外，均有施工单位予以清除或拆除。
- 6、现状平面图中，隐蔽工程挖探内容无法判断，均以现场实际为准，施工图不得以图框以现场实际不符为由增加任何形式的设计变更及签证。

[illegible]

苗木表

出图专用章

注册盖章

施工图审查盖章

设计证书编号 A261150454
所有施工图蓝图须加盖本公司施工图用章后为有效施工图



中顾建研设计集团有限公司
Zhonggu Jianyan Design Group Co., Ltd.

审定	崔延渊	
审核	刘金玲	
项目负责	崔延渊	
专业负责	崔延渊	
校对	王畅游	
设计	李学祥	
制图	李学祥	
计算		

广东省监狱中心医院

项目名称	项目内容	项目目标	项目预算	项目进度	项目成果	项目评价
1. 项目一	项目一内容	项目一目标	项目一预算	项目一进度	项目一成果	项目一评价
2. 项目二	项目二内容	项目二目标	项目二预算	项目二进度	项目二成果	项目二评价
3. 项目三	项目三内容	项目三目标	项目三预算	项目三进度	项目三成果	项目三评价
4. 项目四	项目四内容	项目四目标	项目四预算	项目四进度	项目四成果	项目四评价
5. 项目五	项目五内容	项目五目标	项目五预算	项目五进度	项目五成果	项目五评价
6. 项目六	项目六内容	项目六目标	项目六预算	项目六进度	项目六成果	项目六评价
7. 项目七	项目七内容	项目七目标	项目七预算	项目七进度	项目七成果	项目七评价
8. 项目八	项目八内容	项目八目标	项目八预算	项目八进度	项目八成果	项目八评价
9. 项目九	项目九内容	项目九目标	项目九预算	项目九进度	项目九成果	项目九评价
10. 项目十	项目十内容	项目十目标	项目十预算	项目十进度	项目十成果	项目十评价

子项名称






图 名

绿化平面布置图

设计号	Z6JY(6Z)2026-01-001	阶段	施工图
-----	---------------------	----	-----


比例	详图纸	专业	道路
----	-----	----	----

日期	2006年1月	图号	DL-04
----	---------	----	-------

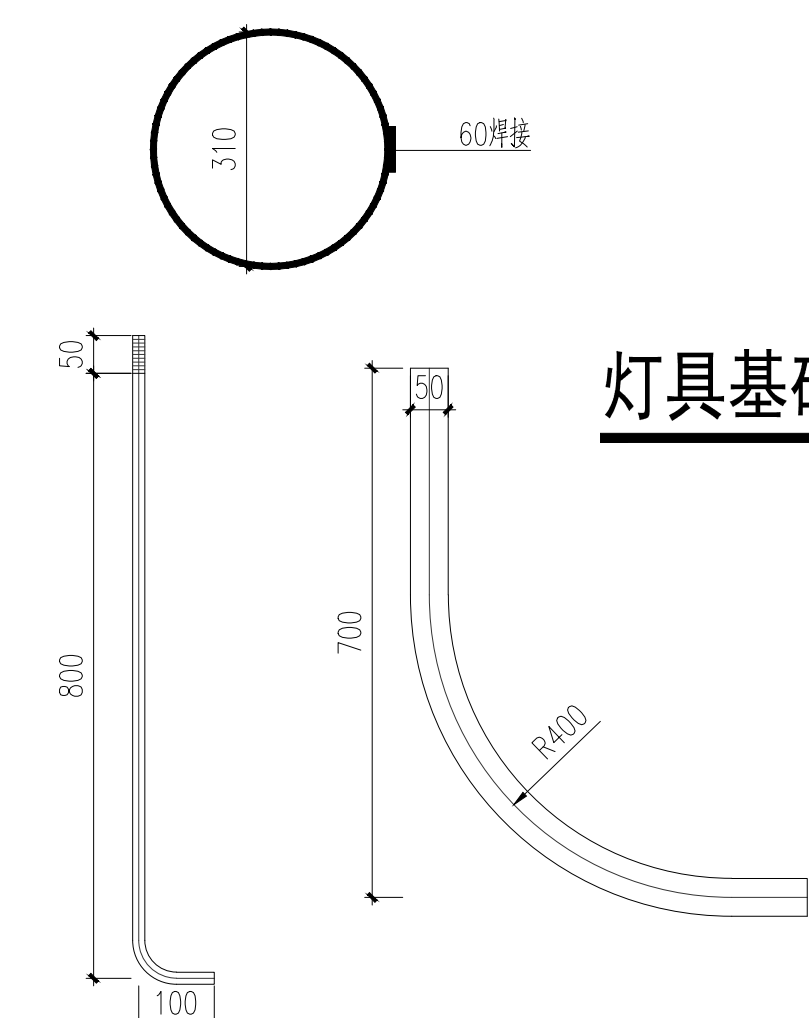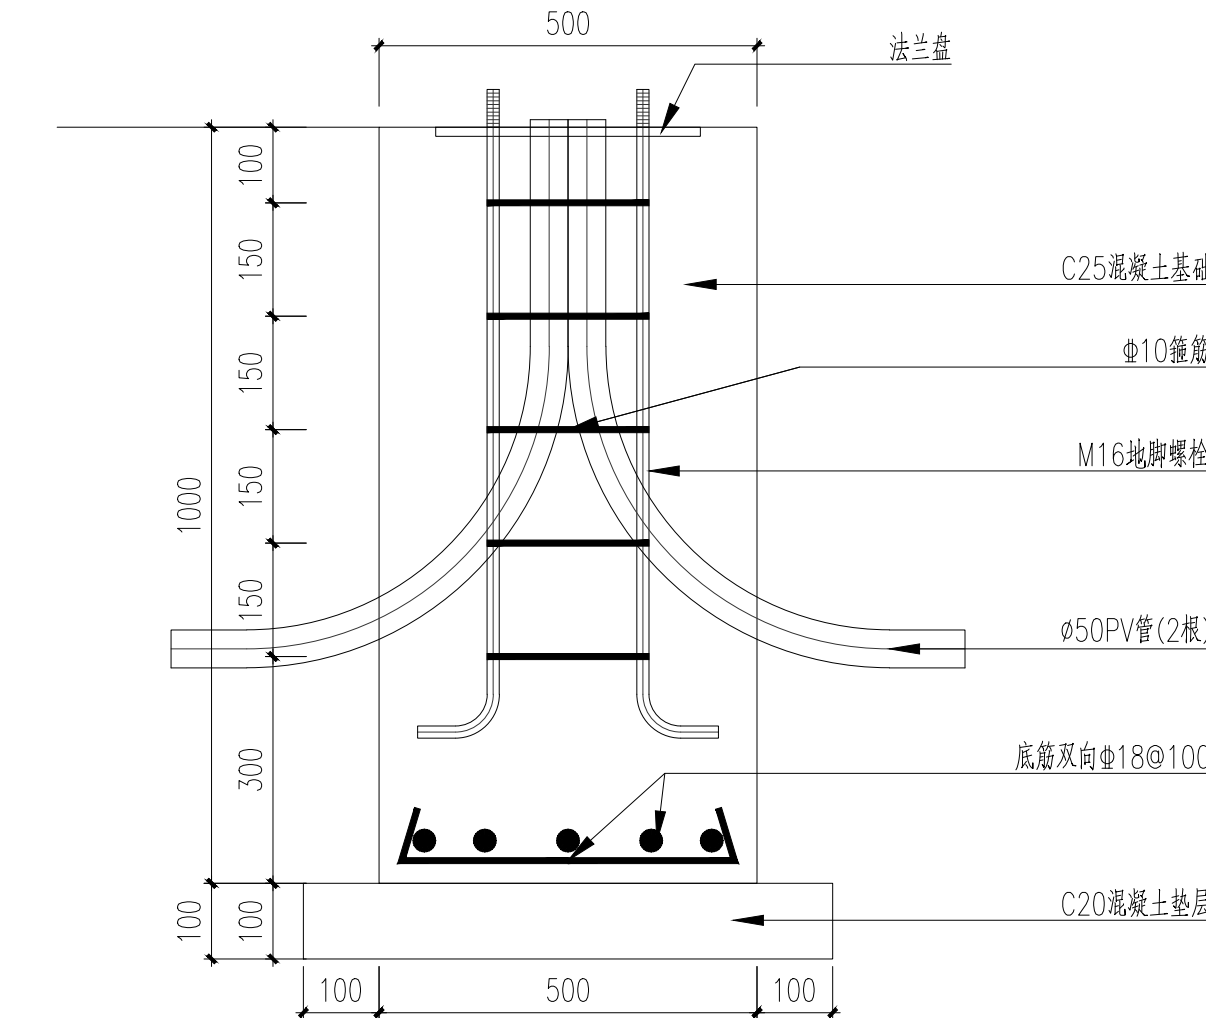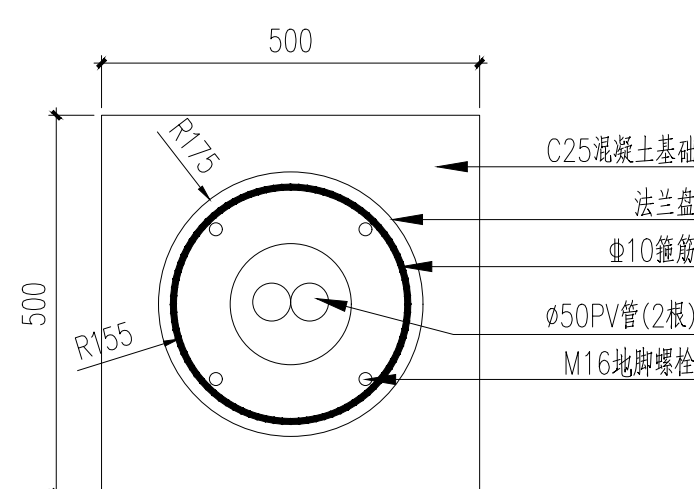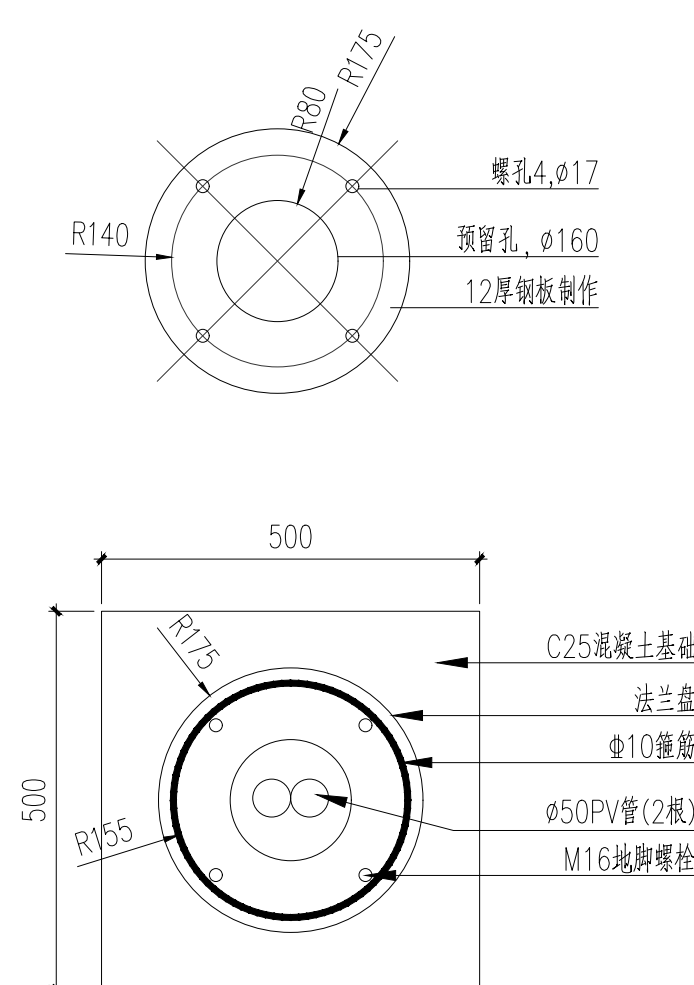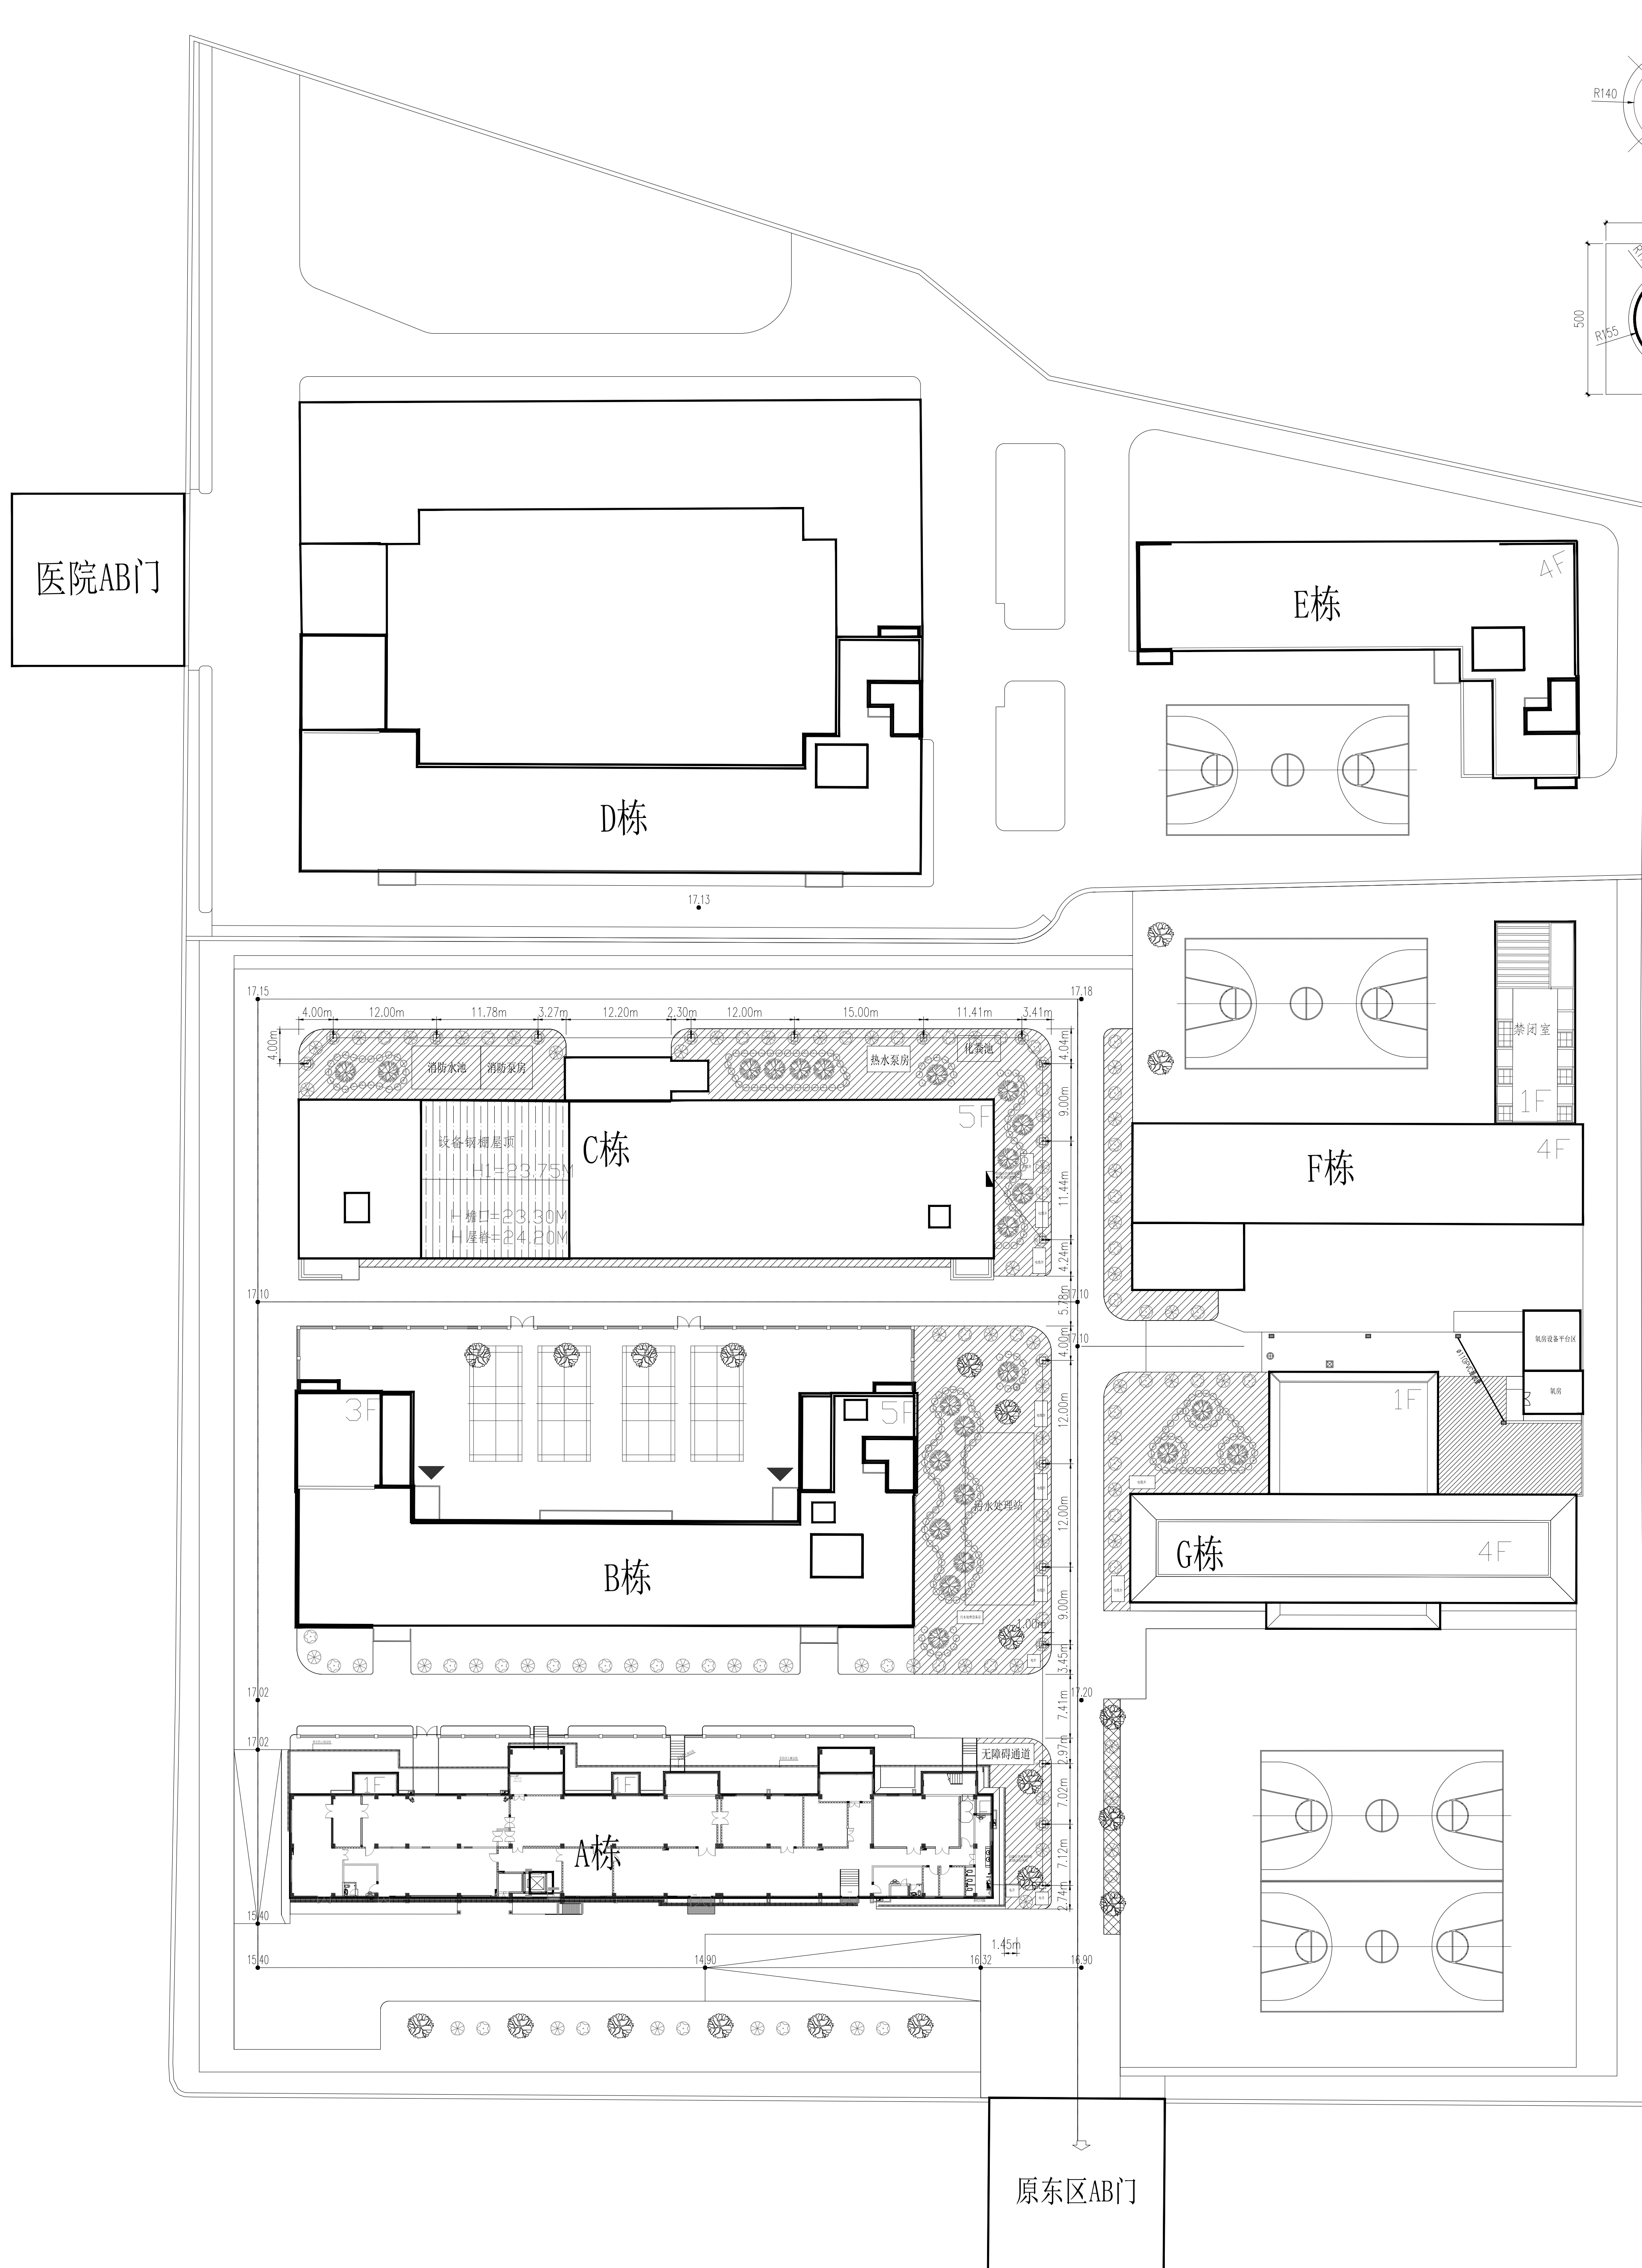

灯具基础1

 灯具图例



人行道路灯, 高度6.0米

说明：

- 1、本图仅表达灯具安装位置,灯具的电源控制及开关控制方法详电气专业图纸。
- 2、灯具成品购置,施工前应提供样品供建设单位选型。

路灯平面布置图 1:350

注:

- 1、图纸尺寸单位：m（米）
- 2、施工过程中，若与图纸尺寸有出入，以实际情况为准。
- 3、如更改图纸或施工现场条件，建设单位应及时与设计单位沟通，或进行变更图纸。
- 4、施工过程中，应及时勘察地下管线；施工过程中应根据现场管线实际情况实施。
- 5、施工过程前及施工中，实施范围内影响施工的降噪措施建设单位要求外，均有施工单位予以清除或拆除。
- 6、现状平面图中，除隐蔽工程拆除外余无法判断，均以现场实际为准，施工现场不得以图纸与实际不符为由增加任何形式的设计变更或签证。

出图专用章

兒童書

施工图审查盖章

设计证书编号 A261150454
所有施工图蓝图须加盖本公司施工图用图章后为有效施工图



中顾建研设计集团有限公司
Zhonggu Jianyan Design Group Co., Ltd.

审定	崔延渊	
审核	刘金玲	
项目负责	崔延渊	
专业负责	崔延渊	
校对	王畅游	
设计	李学祥	
制图	李学祥	
计算		

建设单位

项目名称	
------	--


子项名称	
------	--

图名	
----	--

日期	70.11.02	页数	84	张数	10
----	----------	----	----	----	----

比例	详细规划	专业	道路
比例	详细规划	专业	道路

日期	2008年1月	图号	DL-05
----	---------	----	-------

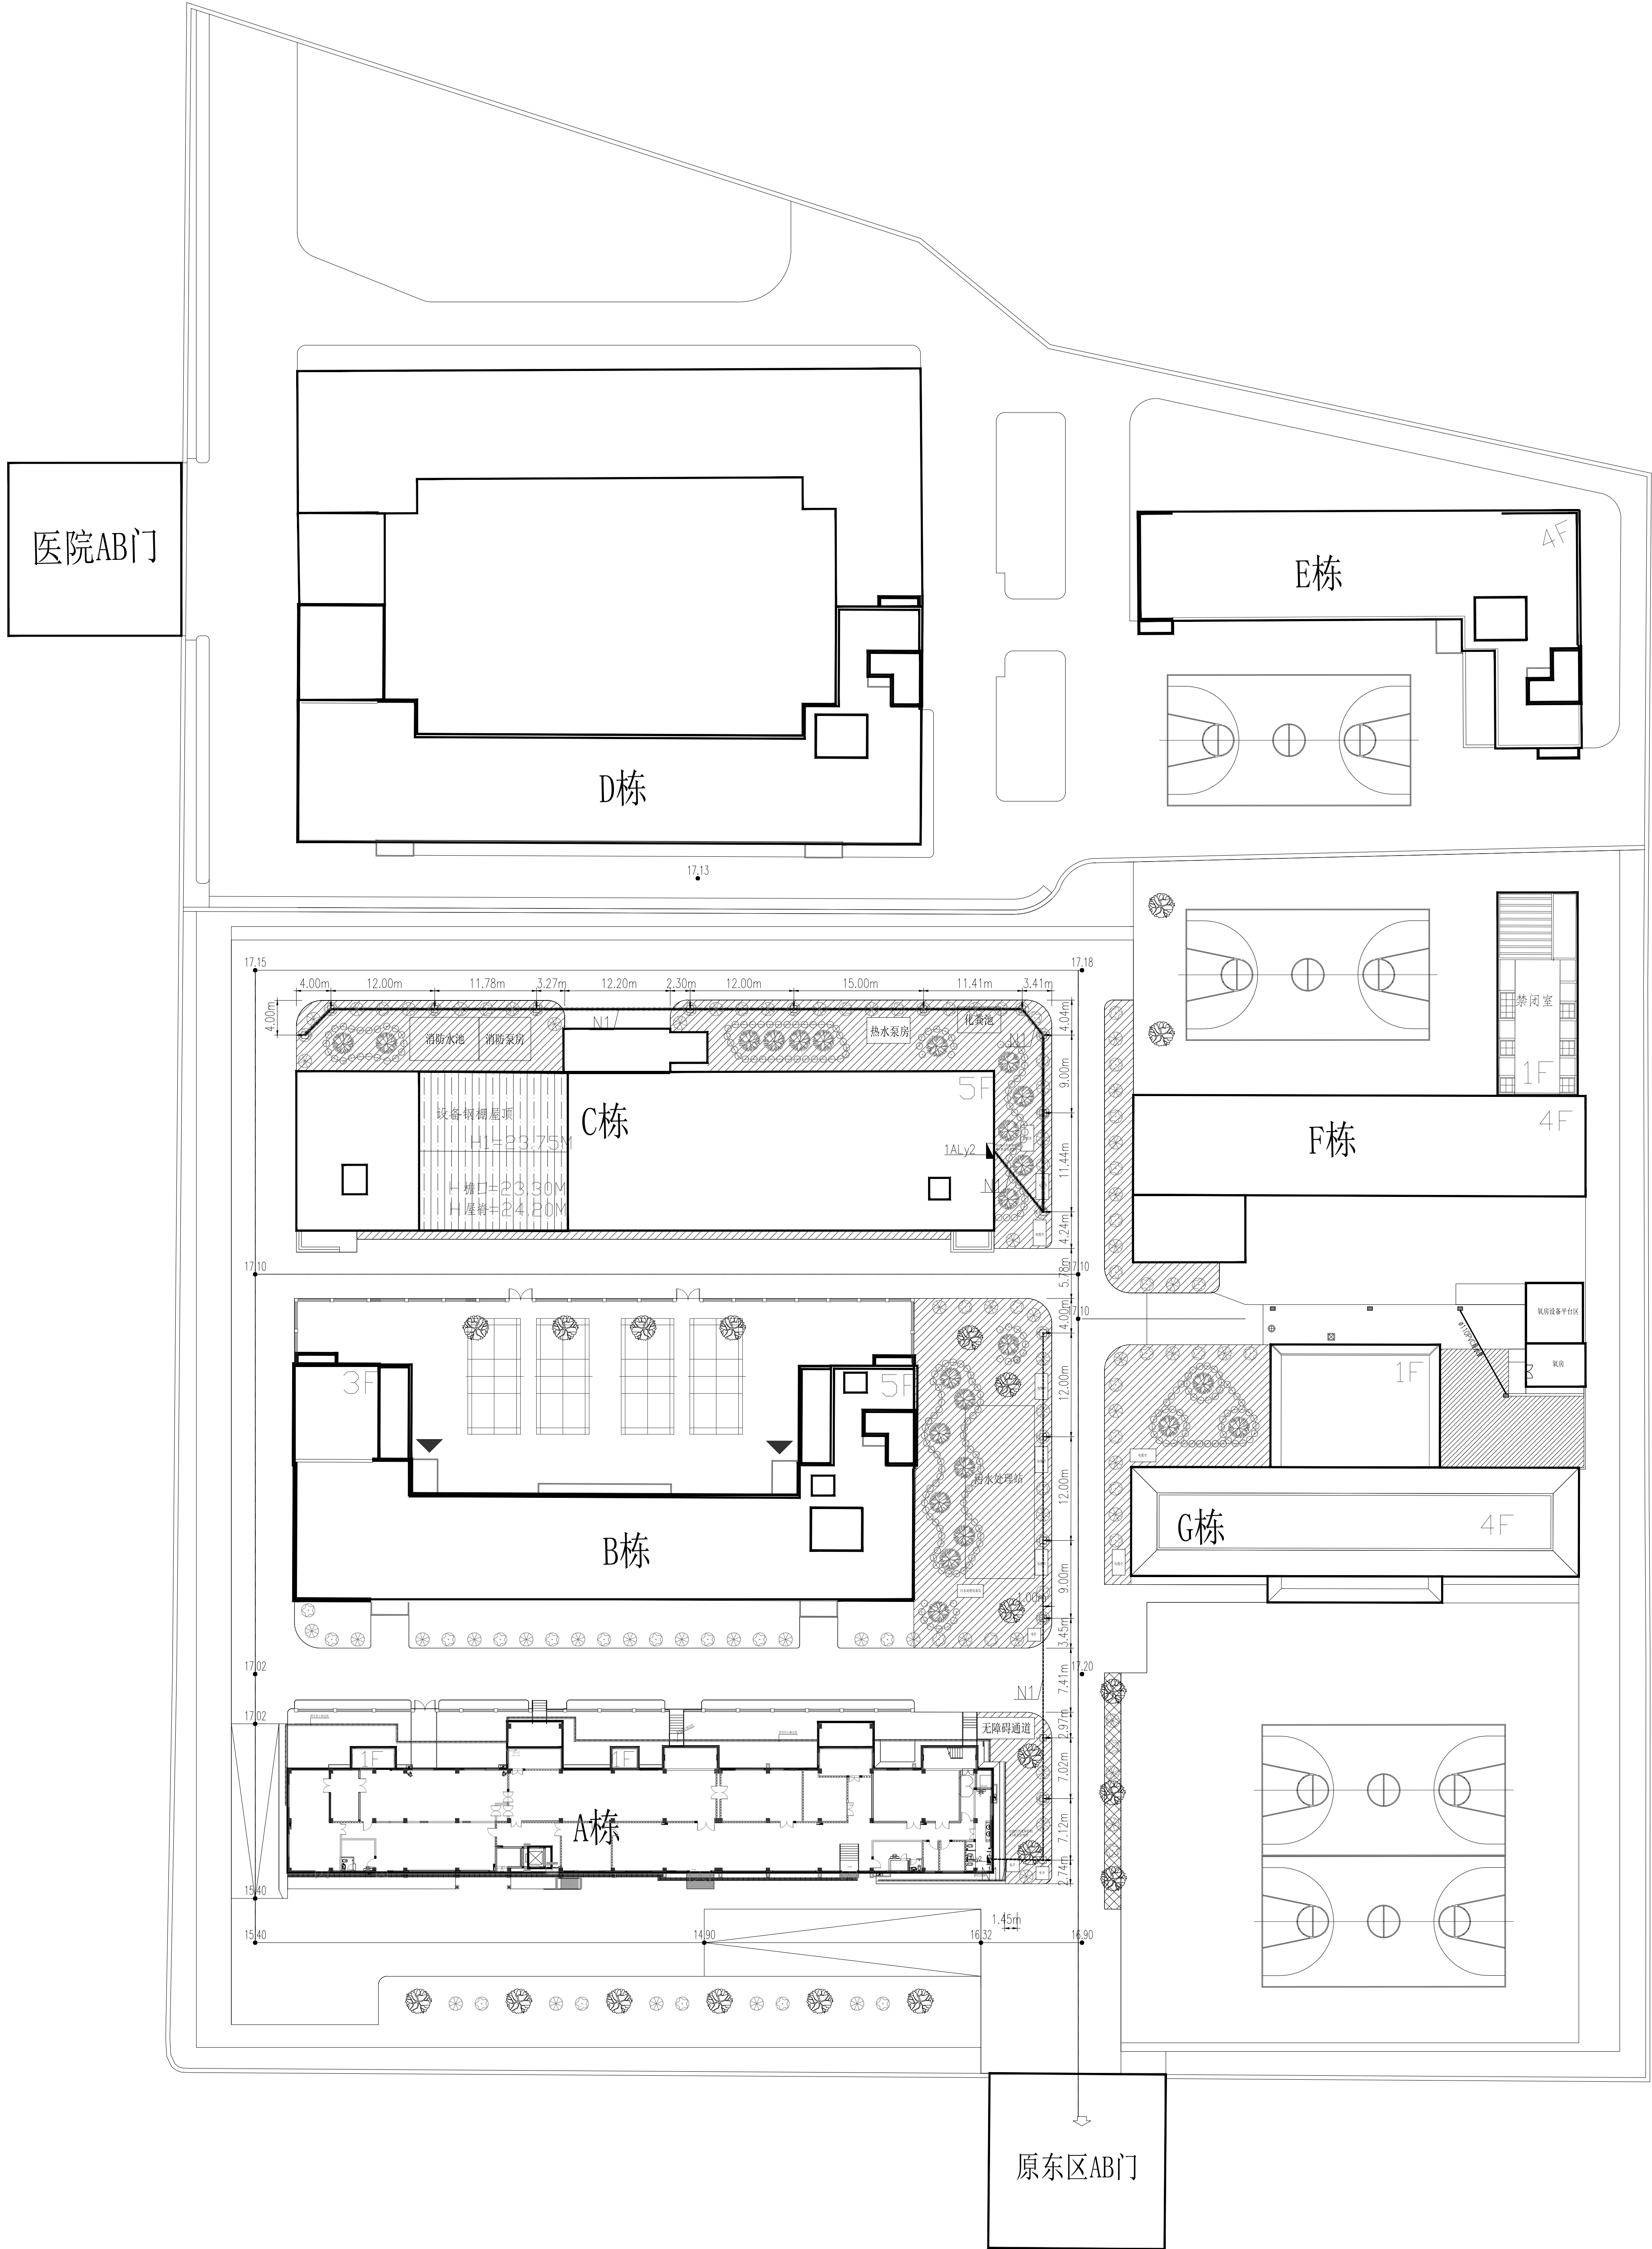

补充说明：

1.设计依据：


- 《民用建筑电气设计标准》GB51348-2019
《20kV及以下变电所设计规范》GB50053-2013
《城市电力规划规范》GB/T 50293-2014
《建筑电气与智能化通用规范》GB 55024-2022
《建筑环境通用规范》GB 55016-2021
《城市道路照明设计标准》CJJ45-2015
《城市夜景照明设计规范》JGJ/T 163-2008

甲方提供的设计要求：


- 2.强电管线采用排管敷设；穿马路及建筑物时应穿SC套管保护。
3.敷设电缆排管时,排管向电缆井侧应有不小于0.5%的排水坡度,在电缆井内设集水坑,就近排入排水管内。
敷设图详见国标图集12D101-5《110kV及以下电缆敷设》。
4.电讯管道采用增强型双壁波纹管白色聚氯乙稀排管,管顶一般距地面0.7M,排管在敷设时应有倾向人(手)孔井侧不小于0.5%的排水坡度,每隔约30M在人(手)孔井内设置集水坑,就近排入排水管内。通讯排管敷设详见国标图集《地下通讯电缆敷设94x102》。
5.室外管线与其它管道交叉或平行敷设时应满足现行国家规范规定的要求。
6.图中所注坐标、标高、尺寸、半径均以米为单位。

电气室外设计说明：

- 1、直埋敷设的电缆不得平行敷设于地下管道的正上方或正下方。电缆与电缆、管道、道路、构筑物等之间允许最小距离应符合《电力工程电缆设计标准》GB50217-2018表5.3.5的规定。
2、在隧道、沟、浅槽、竖井、夹层等封闭式电缆通道中，不得布置热力管道，严禁有可燃气体或可燃液体的管道穿越。
3、通信管道、通道与其他地下管线及建筑物同侧建设时，通信管道、通道与其他地下管线及建筑物间的最小净距应符合《通信管道与通道工程设计标准》GB50373-2019表4.0.4的规定。
4、照明配电系统采用TN-S接地系统，电缆进户处PE线须做重复接地，接地电阻不大于4欧姆。整个接地系统接地电阻不大于4欧姆，不足时补打接地板，所有用电设备的金属外壳均要求与保护线PE可靠连接。
5、灯具安装位置和管线走向等，现场电气施工人员需与土建、绿化人员密切配合，做好预留、过路、穿结构和避让绿化苗木的工作。光源和灯具安装的位置、角度要合理,要防止眩光等现象。
6、所有接线端子均要求进行防潮处理。
7、绿化照明灯具位置根据现场绿化苗木确定。
8、室外照明灯具采用时间控制方式，亮灯时间使用方根据实际情况设定。
9、未尽之外按电气有关规范要求进行。

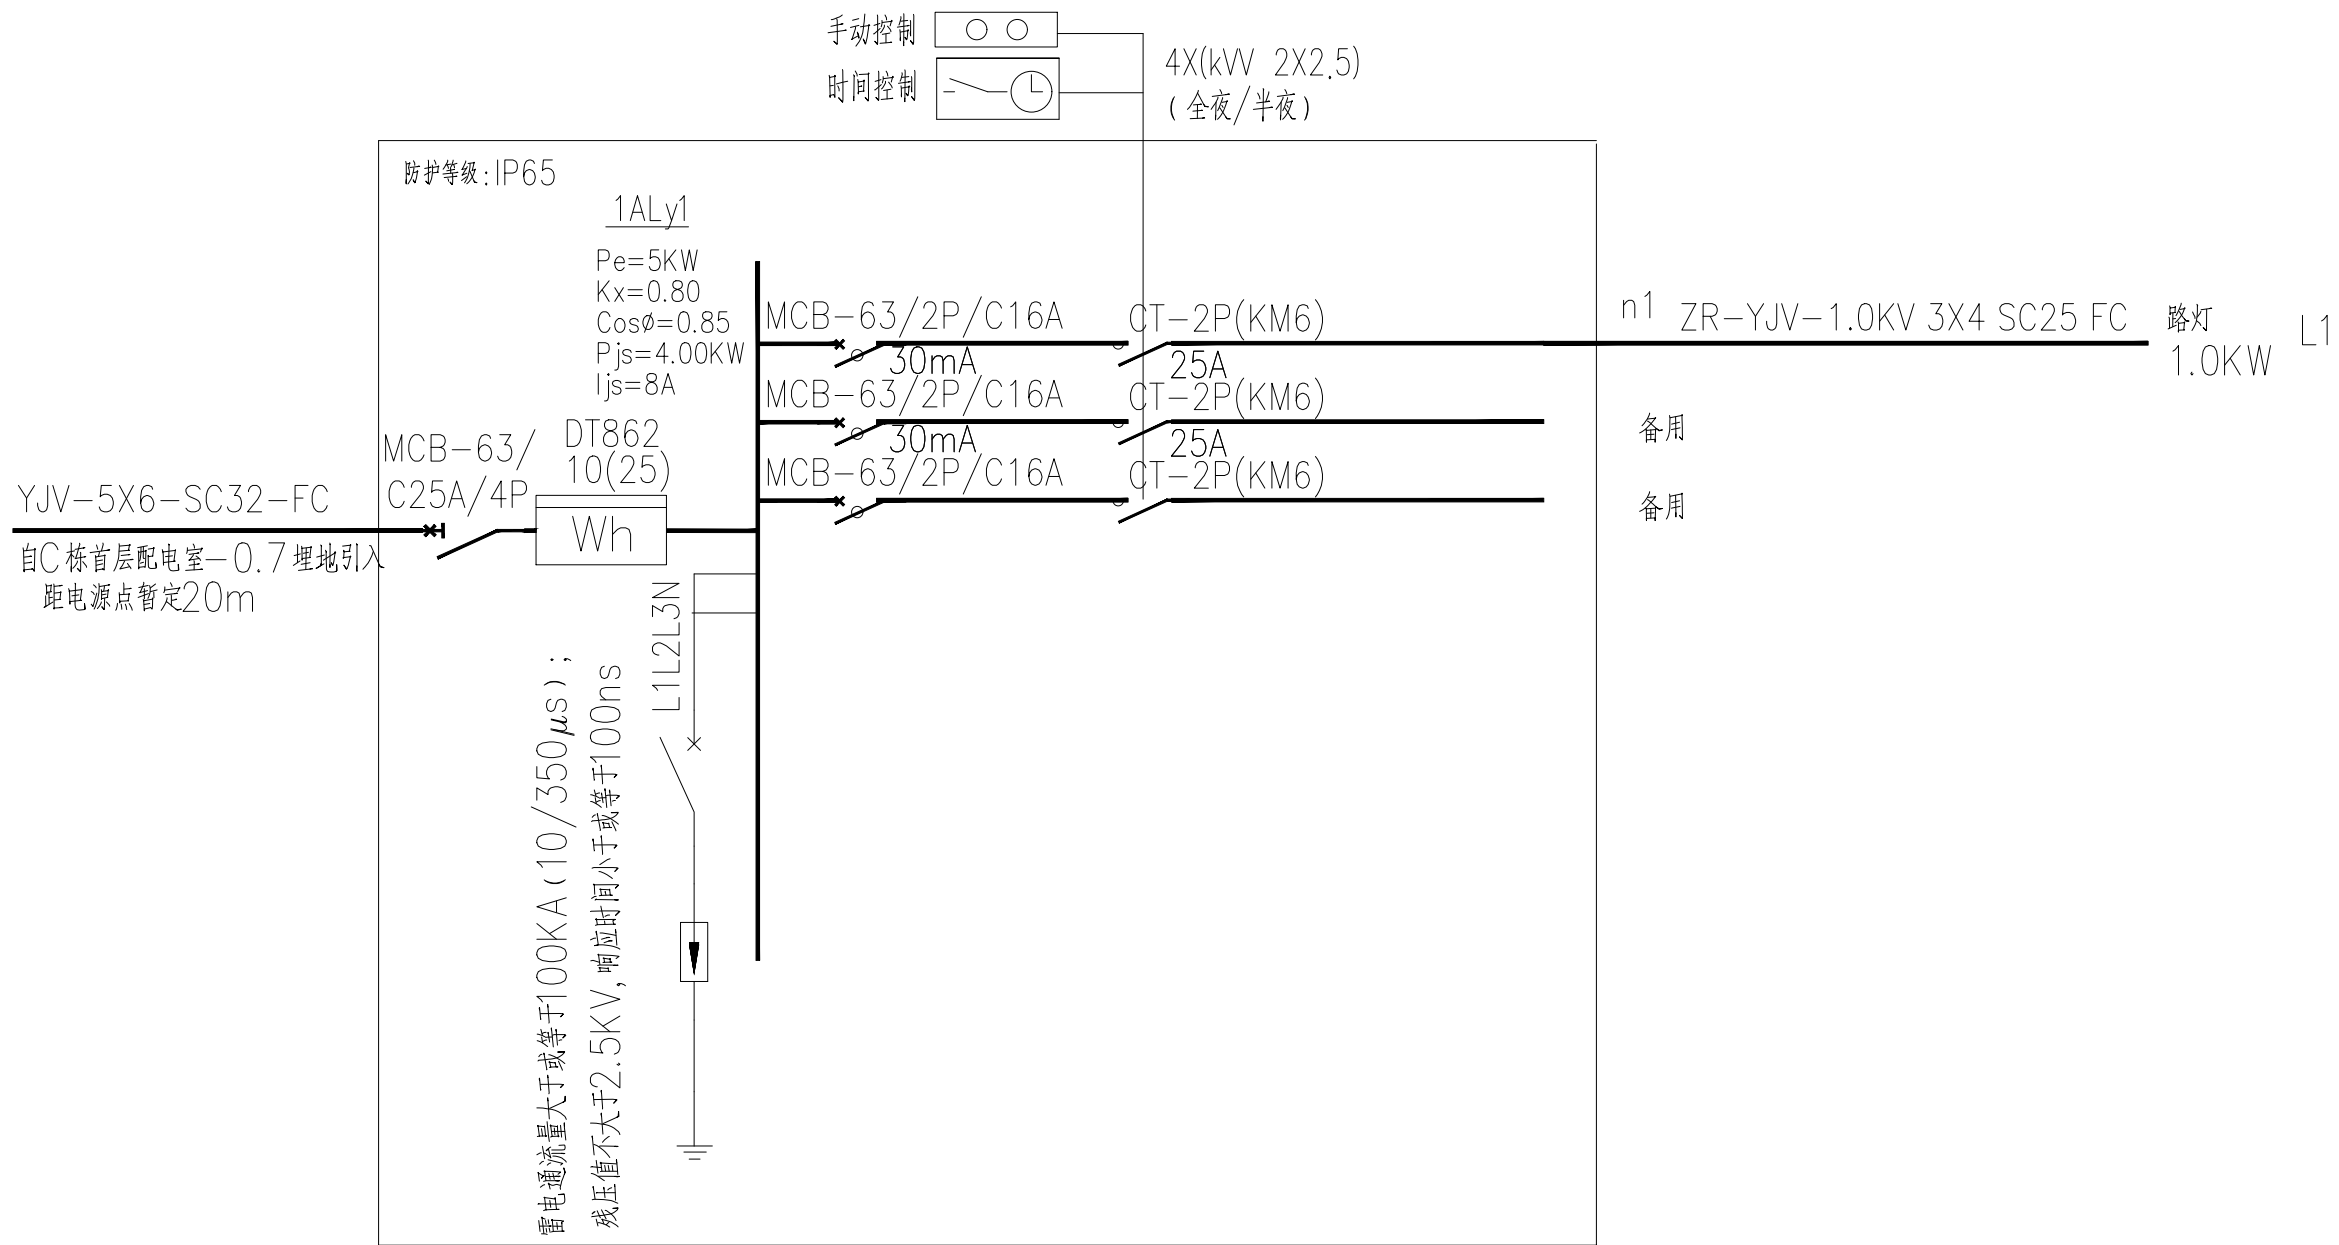

1AL1 配电系统图

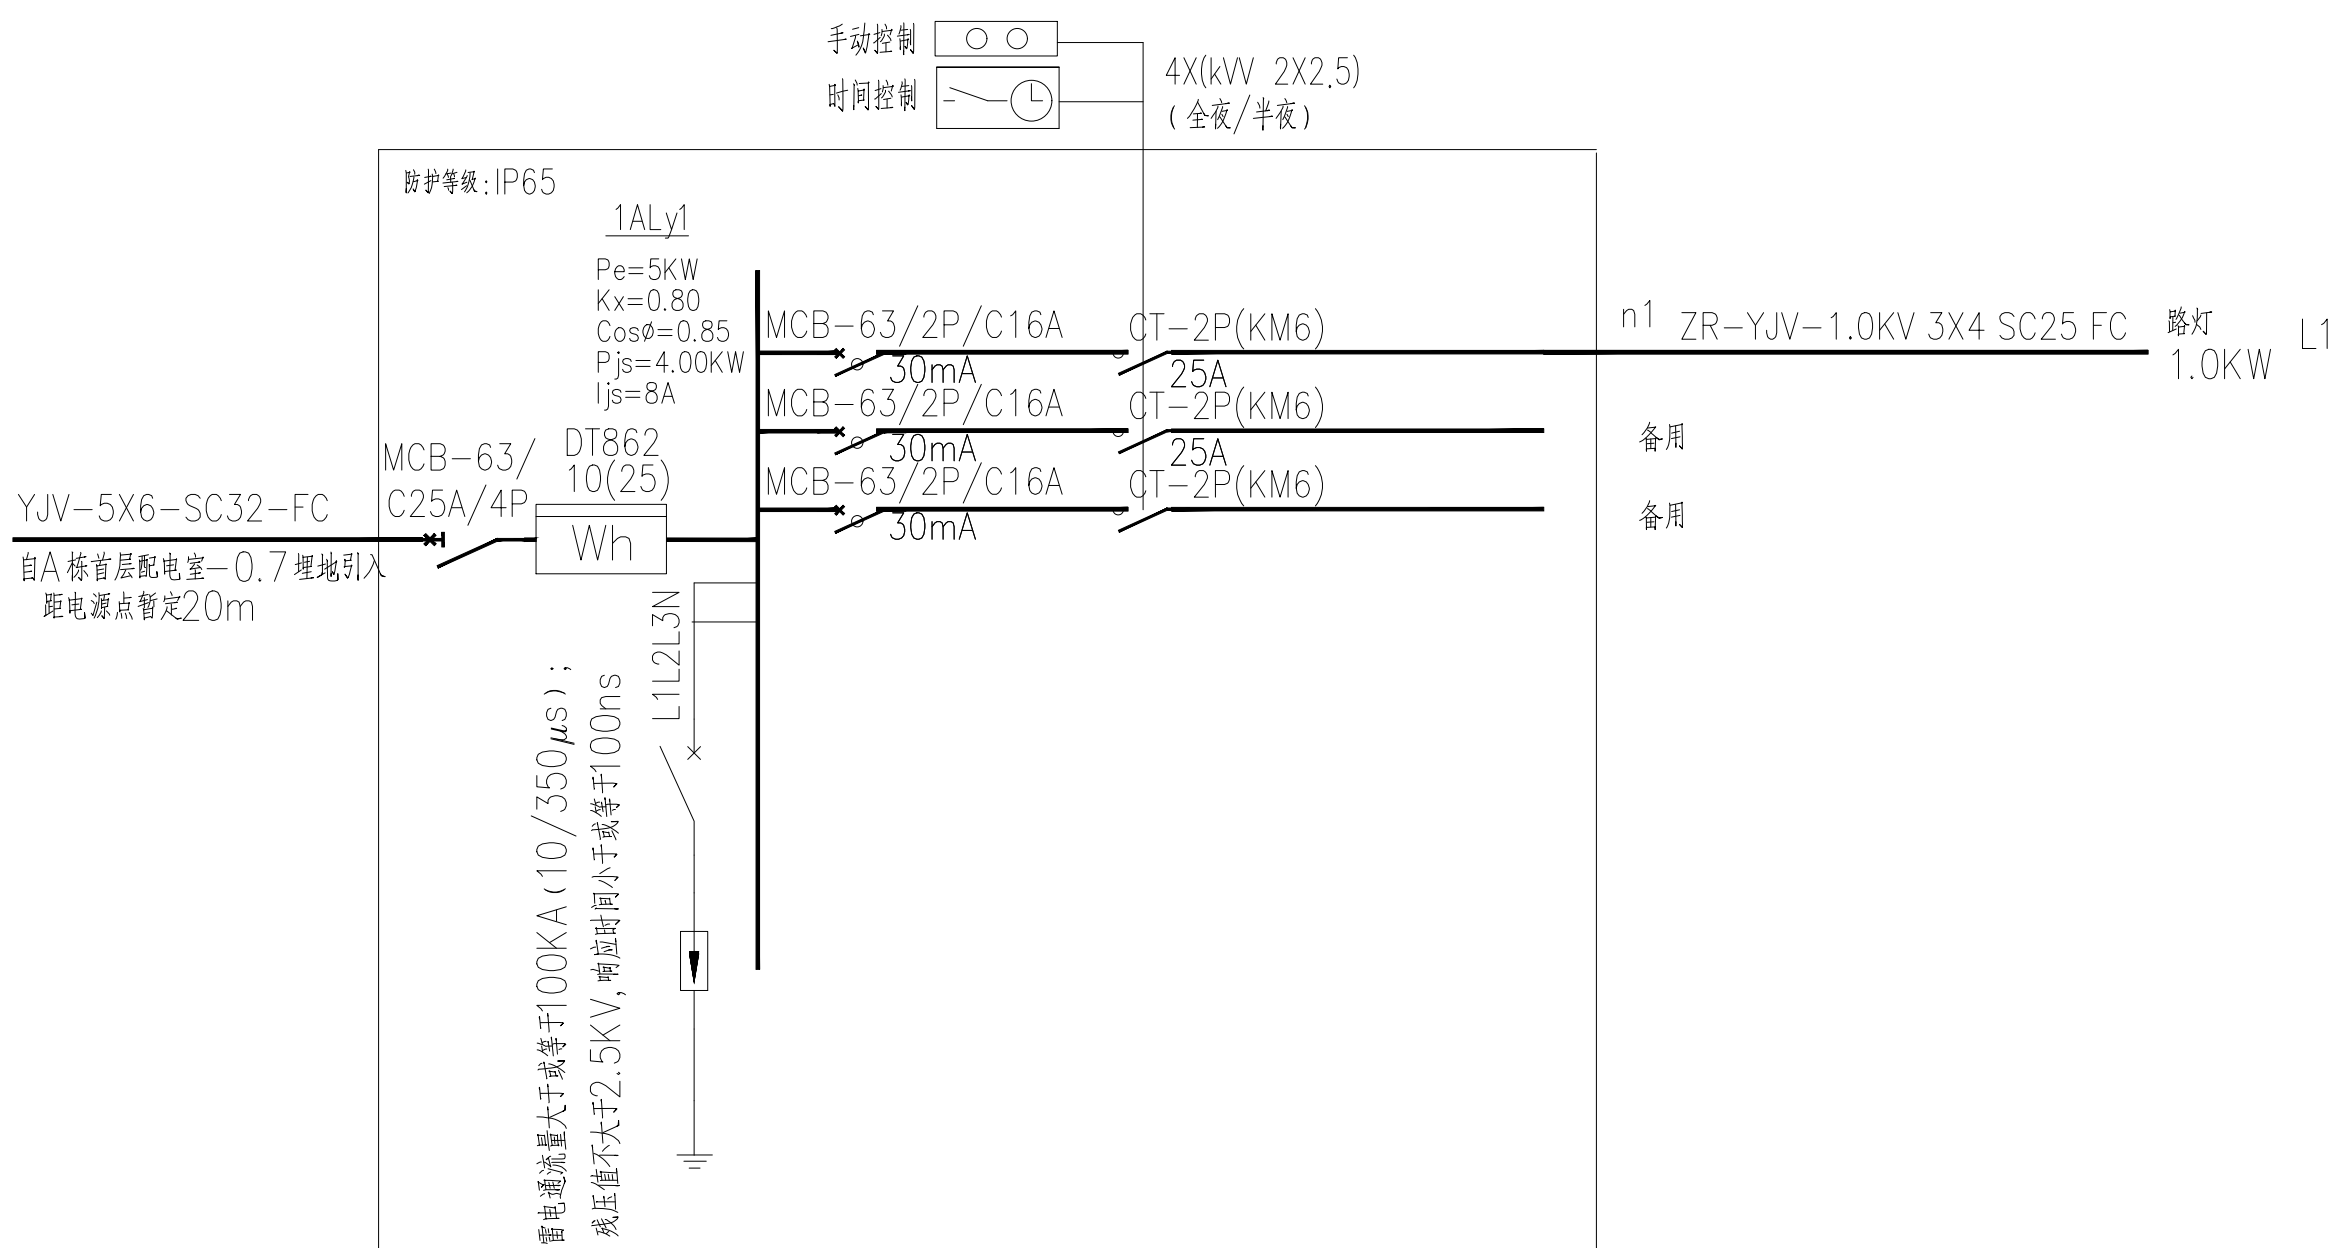

1AL2 配电系统图

灯具图例

1. 人行道路灯, 高度6.0米

室外照明配电图 1:350

注：

- 1、图纸尺寸单位：m（米）
2、施工过程中，若有图纸尺寸有出入，以实际情况为准。
3、如有改动或图纸与现场不符，请建设方及时与设计单位沟通，或进行变更图纸。
4、施工过程中，应及时做好地下管线，施工过程中应做好现场管线实际情况实施。
5、施工过程中及施工中，实施范围内影响施工的障碍物除建设单位要求外，均有施工单位予以清除或拆除。
6、现状平面图中，隐蔽工程拆除内容无法判断，均以现场实际为准，施工单位不得以图纸以现场实际不符为由增加任何形式的设计变更及签证。

说明

出图专用章

注册盖章

施工图审查盖章

设计证书编号：A261150454
所有施工图盖章必须加盖本公司施工专用章后方可有效施工图

 中顾建研设计集团有限公司 Zhongguo Jianyan Design Group Co., Ltd.	
审定	崔延洲
审核	刘金玲
项目负责	崔延洲
专业负责	崔延洲
校对	王翰游
设计	李学祥
制图	李学祥
计算	

建设单位：广东省监狱中心医院
项目名称：广东省监狱中心医院监狱区主道路修工程
子项名称：

图名：室外照明配电图
设计号：JGJ/GZ/2024-01-001 阶段：施工图
比例：1:350 专业：照明
日期：2024年1月 图号：JGJ-GZ-08